


会 签

描 图

描 校

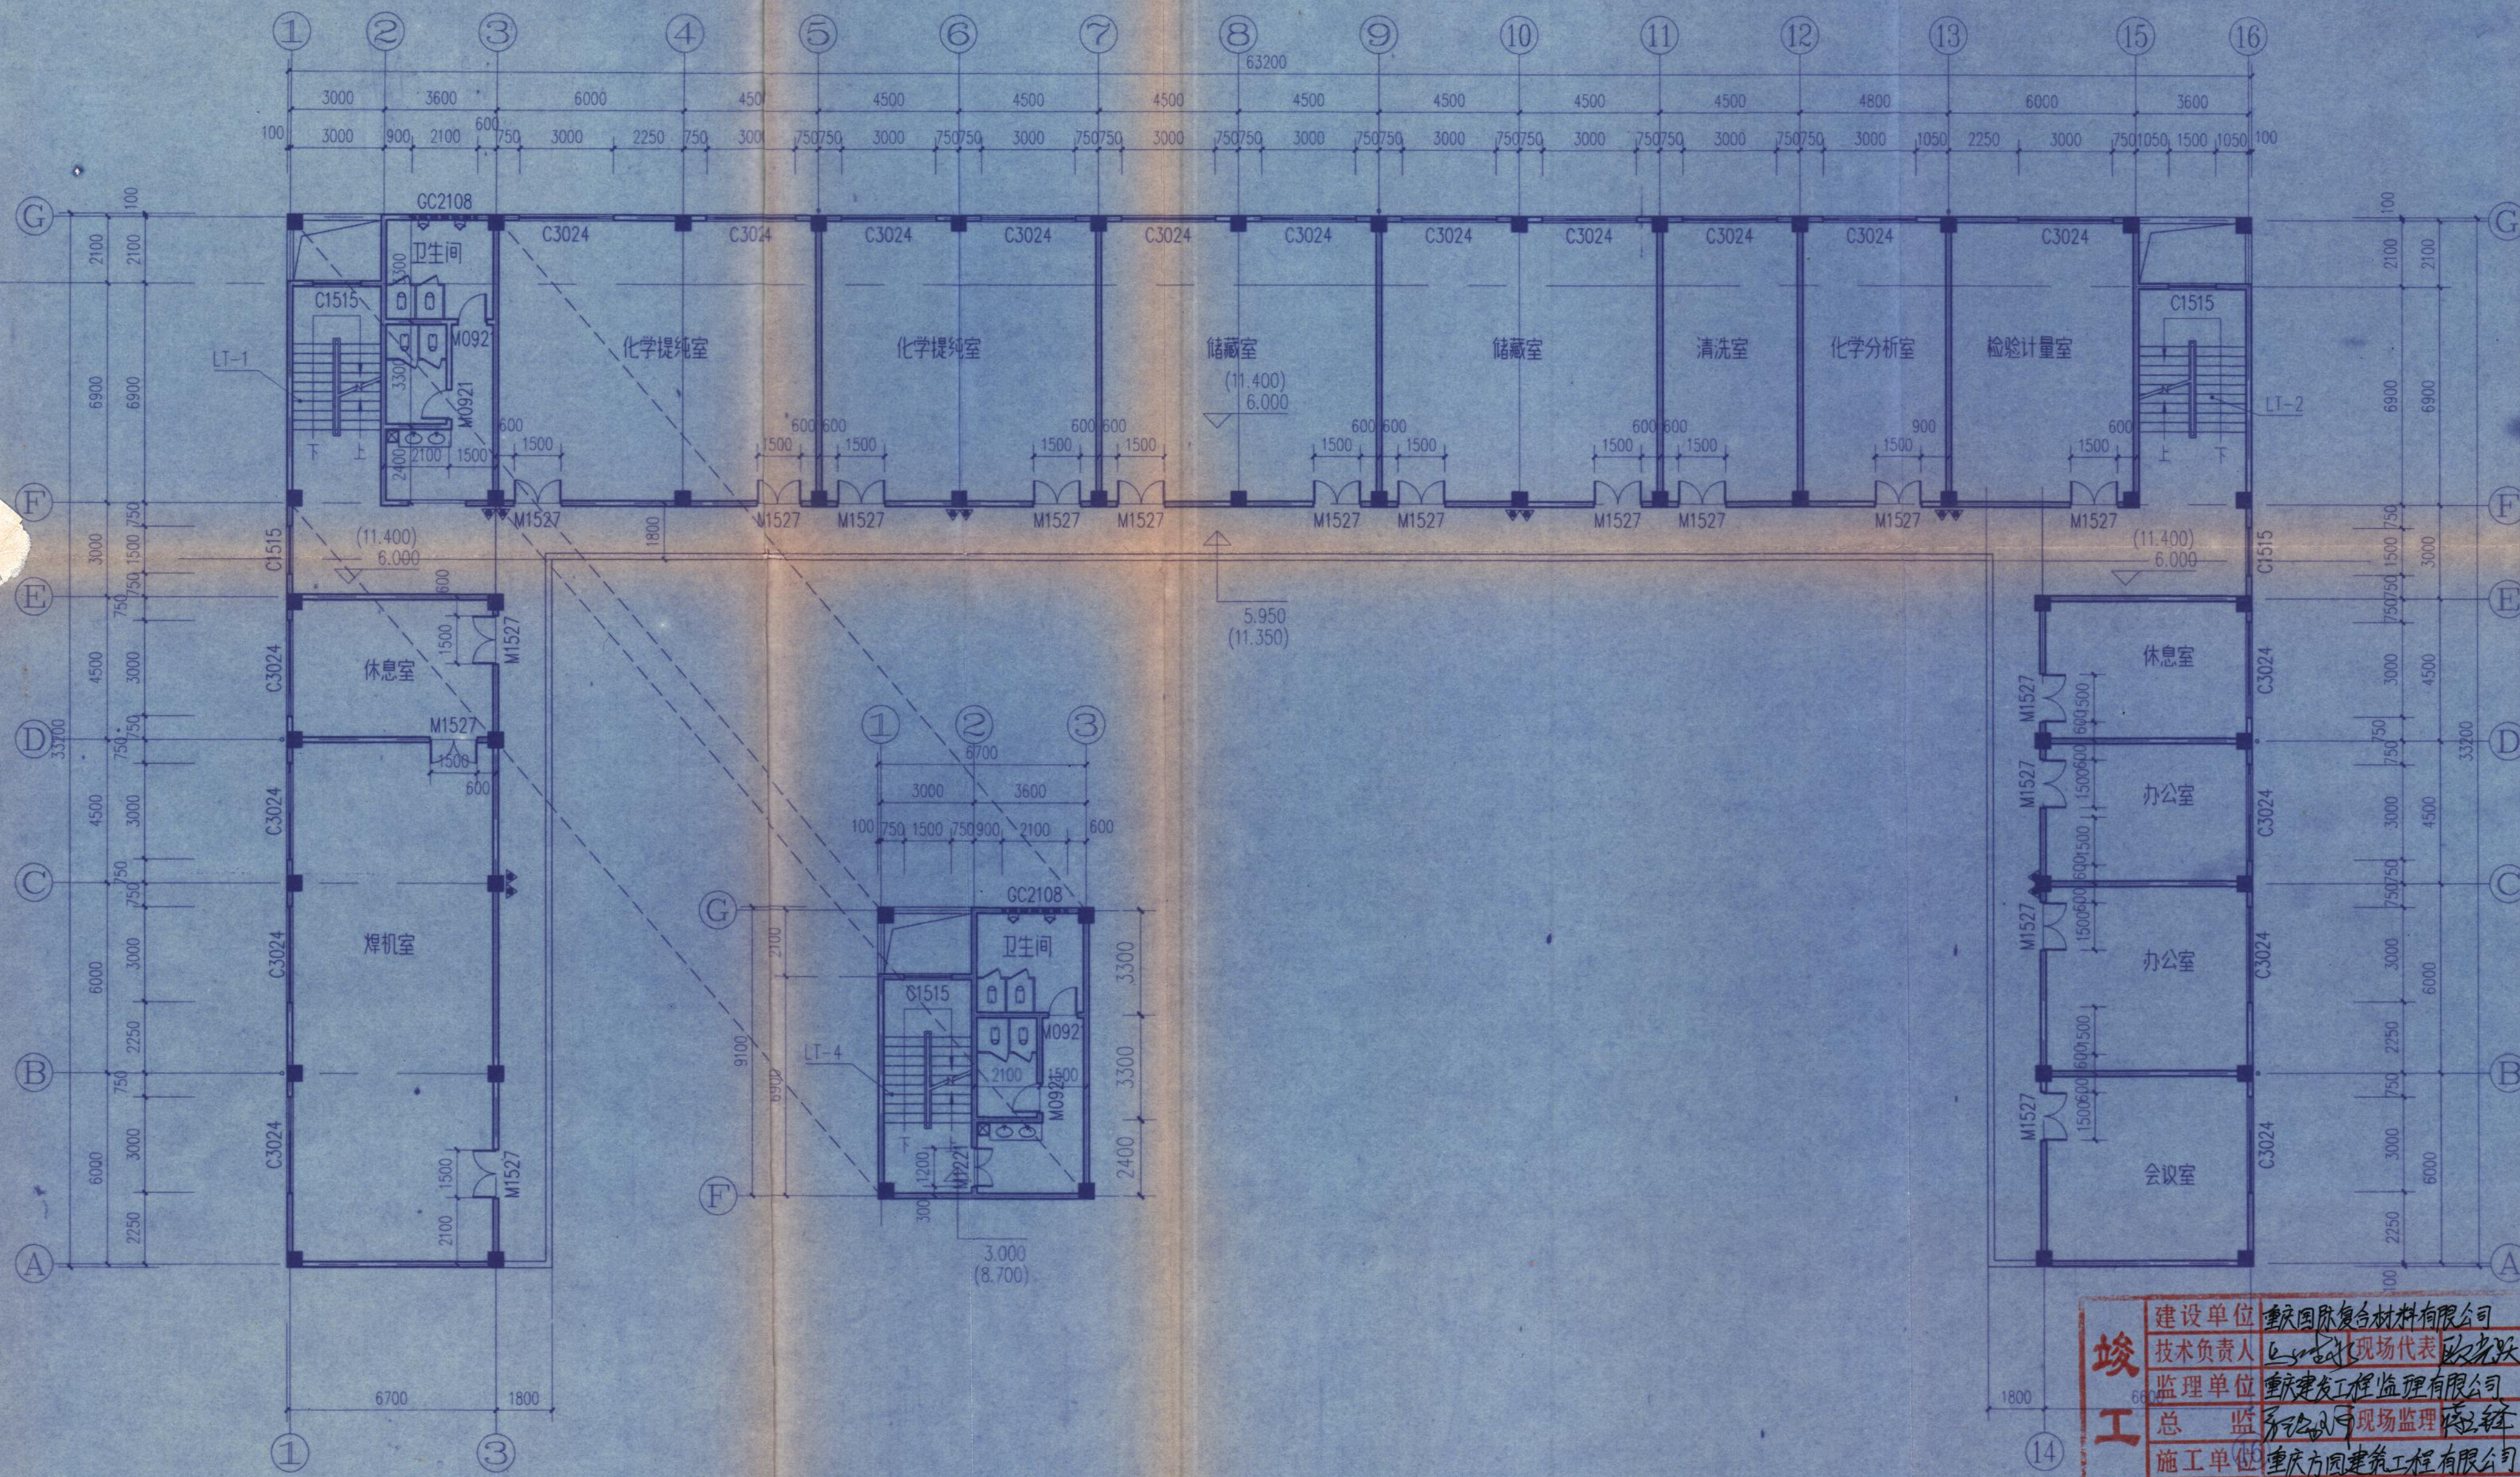

设备维修车间二、三层平面图 1:150

设计说明:
1.卫生间标高详见厨卫大样。
2.外廊栏杆做法参照西南J412 ③。
3.二、三层高窗上边齐平梁底,定位同一层平面布置图。
4.图中“▲”为灭火器符号,采用MP6型手提式灭火器(灭火器悬挂布置,底面距地100mm),每两个为一组,布置见平面图。

建设单位	重庆国际复合材料有限公司
技术负责人	张永刚 现场代表 张永刚
监理单位	重庆建发工程监理有限公司
总监	张永刚 现场监理 张永刚
施工单位	重庆方圆建筑工程有限公司
技术负责人	张永刚 编制人 张永刚
制时间	2007.2.11 竣工图号 04

重庆国际复合材料有限公司玻璃纤维深加工项目 (第一期工程原料车间技术改造项目-设备维修车间修改图)		图号	05103-D-3-4		第 页 共 页
设备维修车间二、三层平面图		项目号	05103	2006年 05月	日
		设计阶段	施 设	比 例	
		设计专业	建 筑		
项目负责人	陈晓波	审 核	黄建群		
室 主 任	陈晓波	校 核	申泽慧		
专业负责人		设 计	何 力		
		制 图	何 力		

重庆钢铁集团设计院
CISGDI DESIGN INSTITUTE OF CHONGQING IRON & STEEL GROUP
详见第7页